


Tabulka uložení tras						
Uložení	Povrch	Místo	Hloubka výkopu	Uložení	Poznámka 1	Poznámka 2
A	Asfalt	Krajnice místní komunikace	1,2 m	Kanal KOPOKAN + PÍSKOVÉ LOŽE	Trasa veřejného osvětlení	
2A	Asfalt	Chodník	0,8 m	Pískové lože		
B	Zámková dlažba	Chodník	0,8 m	Pískové lože		
2B	Žulová dlažba 5x5	Chodník	1,2 m	Kanal KOPOKAN + PÍSKOVÉ LOŽE	V místě křížení VN kabelu betonový žlab v délce 4,5 m	Odvaz výkopku
C	Asfalt	Překop místní komunikace	1,2 m	CHRÁNIČKA KOPOFLEX + BETONOVÉ LOŽE	V místě křížení VN kabelu betonový žlab v délce 4,5 m	
D	Zpevněná povrch	Prostor u garáží	0,8 m	Kanal KOPOKAN + PÍSKOVÉ LOŽE		Odvaz výkopku
E	Travnatý povrch	Travnatá plocha	0,8 m	Pískové lože		
2E	Travnatý povrch	Travnatá plocha	1,2 m	Pískové lože		
F	Betonová dlažba 300x300	Chodník	0,8 m	Pískové lože		
P	Protlak	Komunikace	1,2 m		Startovací jámy mimo těleso komunikace	
L		Křížení zatrubněného potoka	Uložit nad trubkou	HDPE uložit do žlabu do betonového žlabu		
+		Hranice úseků uložení				



Uložení chrániček optických kabelů

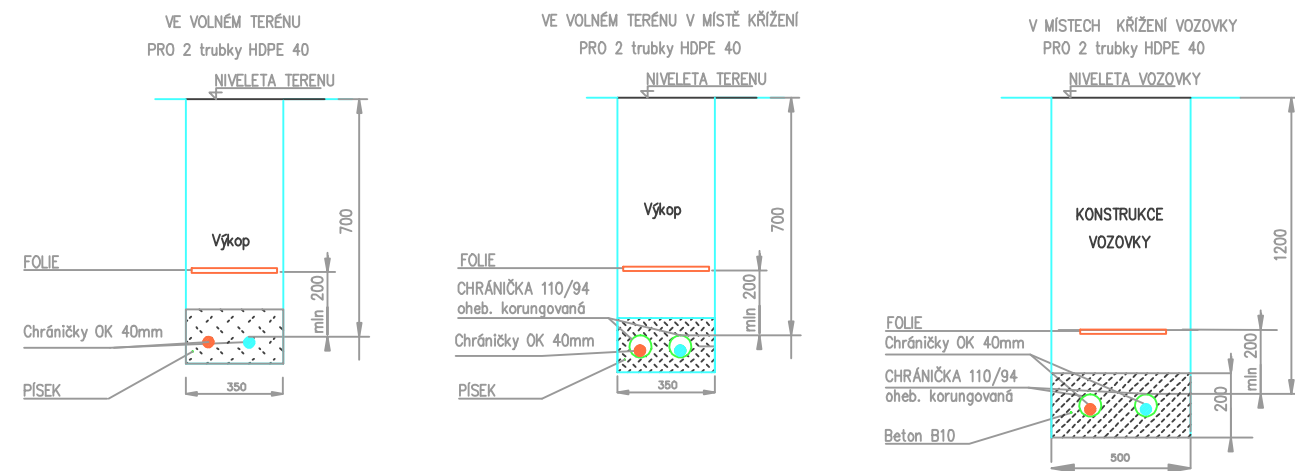


Na chráničku bude navinut vodič CY 2,5mm pro snadnější vyhledání trasy OK. Minimální rádis ohybu chráničky OK je 1,8 m.

V místě protlaků je ve spolupráci s VaK zjistit hloubku stávajících řádů vodovodů a kanalizací.

Zodpovědný projektant: Ing. Josef Janák		JAN-PRO, s.r.o Brandlova 376 508 01 Hořice DIČ:CZ28768337 739 465 431	
Vypracoval Ing. Josef Janák			
Kraj: Královéhradecký			
Město: Červený Kostelec			
Investor: Město Červený Kostelec, Náměstí T.G.Masaryka 120, Červený Kostelec			
Akce:		Stupeň:	DPS
Optický kabel mezi MěÚ – Stará radnice – Městská policie, Červený Kostelec		Datum:	8/2015
		Zakázkové č.:	
		Formát:	8xA4
Obsah:	Situace – list č.2	Měřítko: 1:500	Číslo výkresu: D 1.2

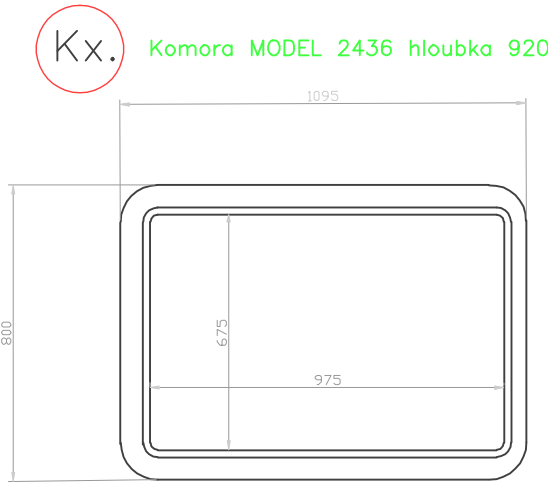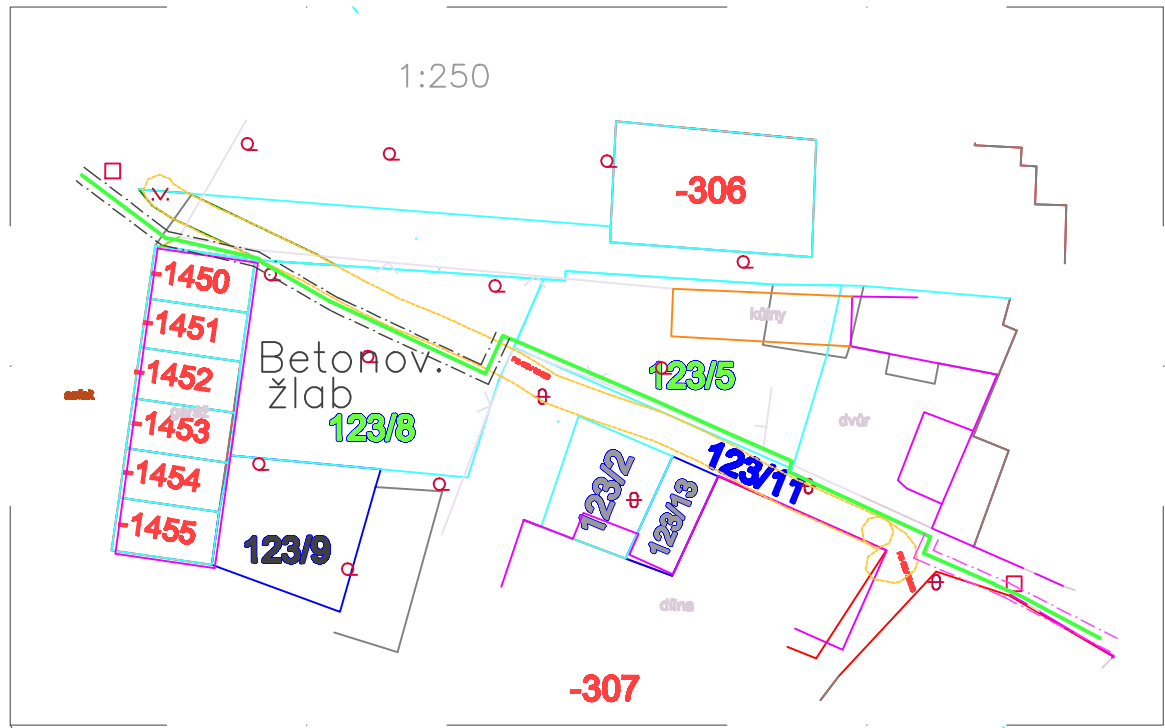

Stará radnice

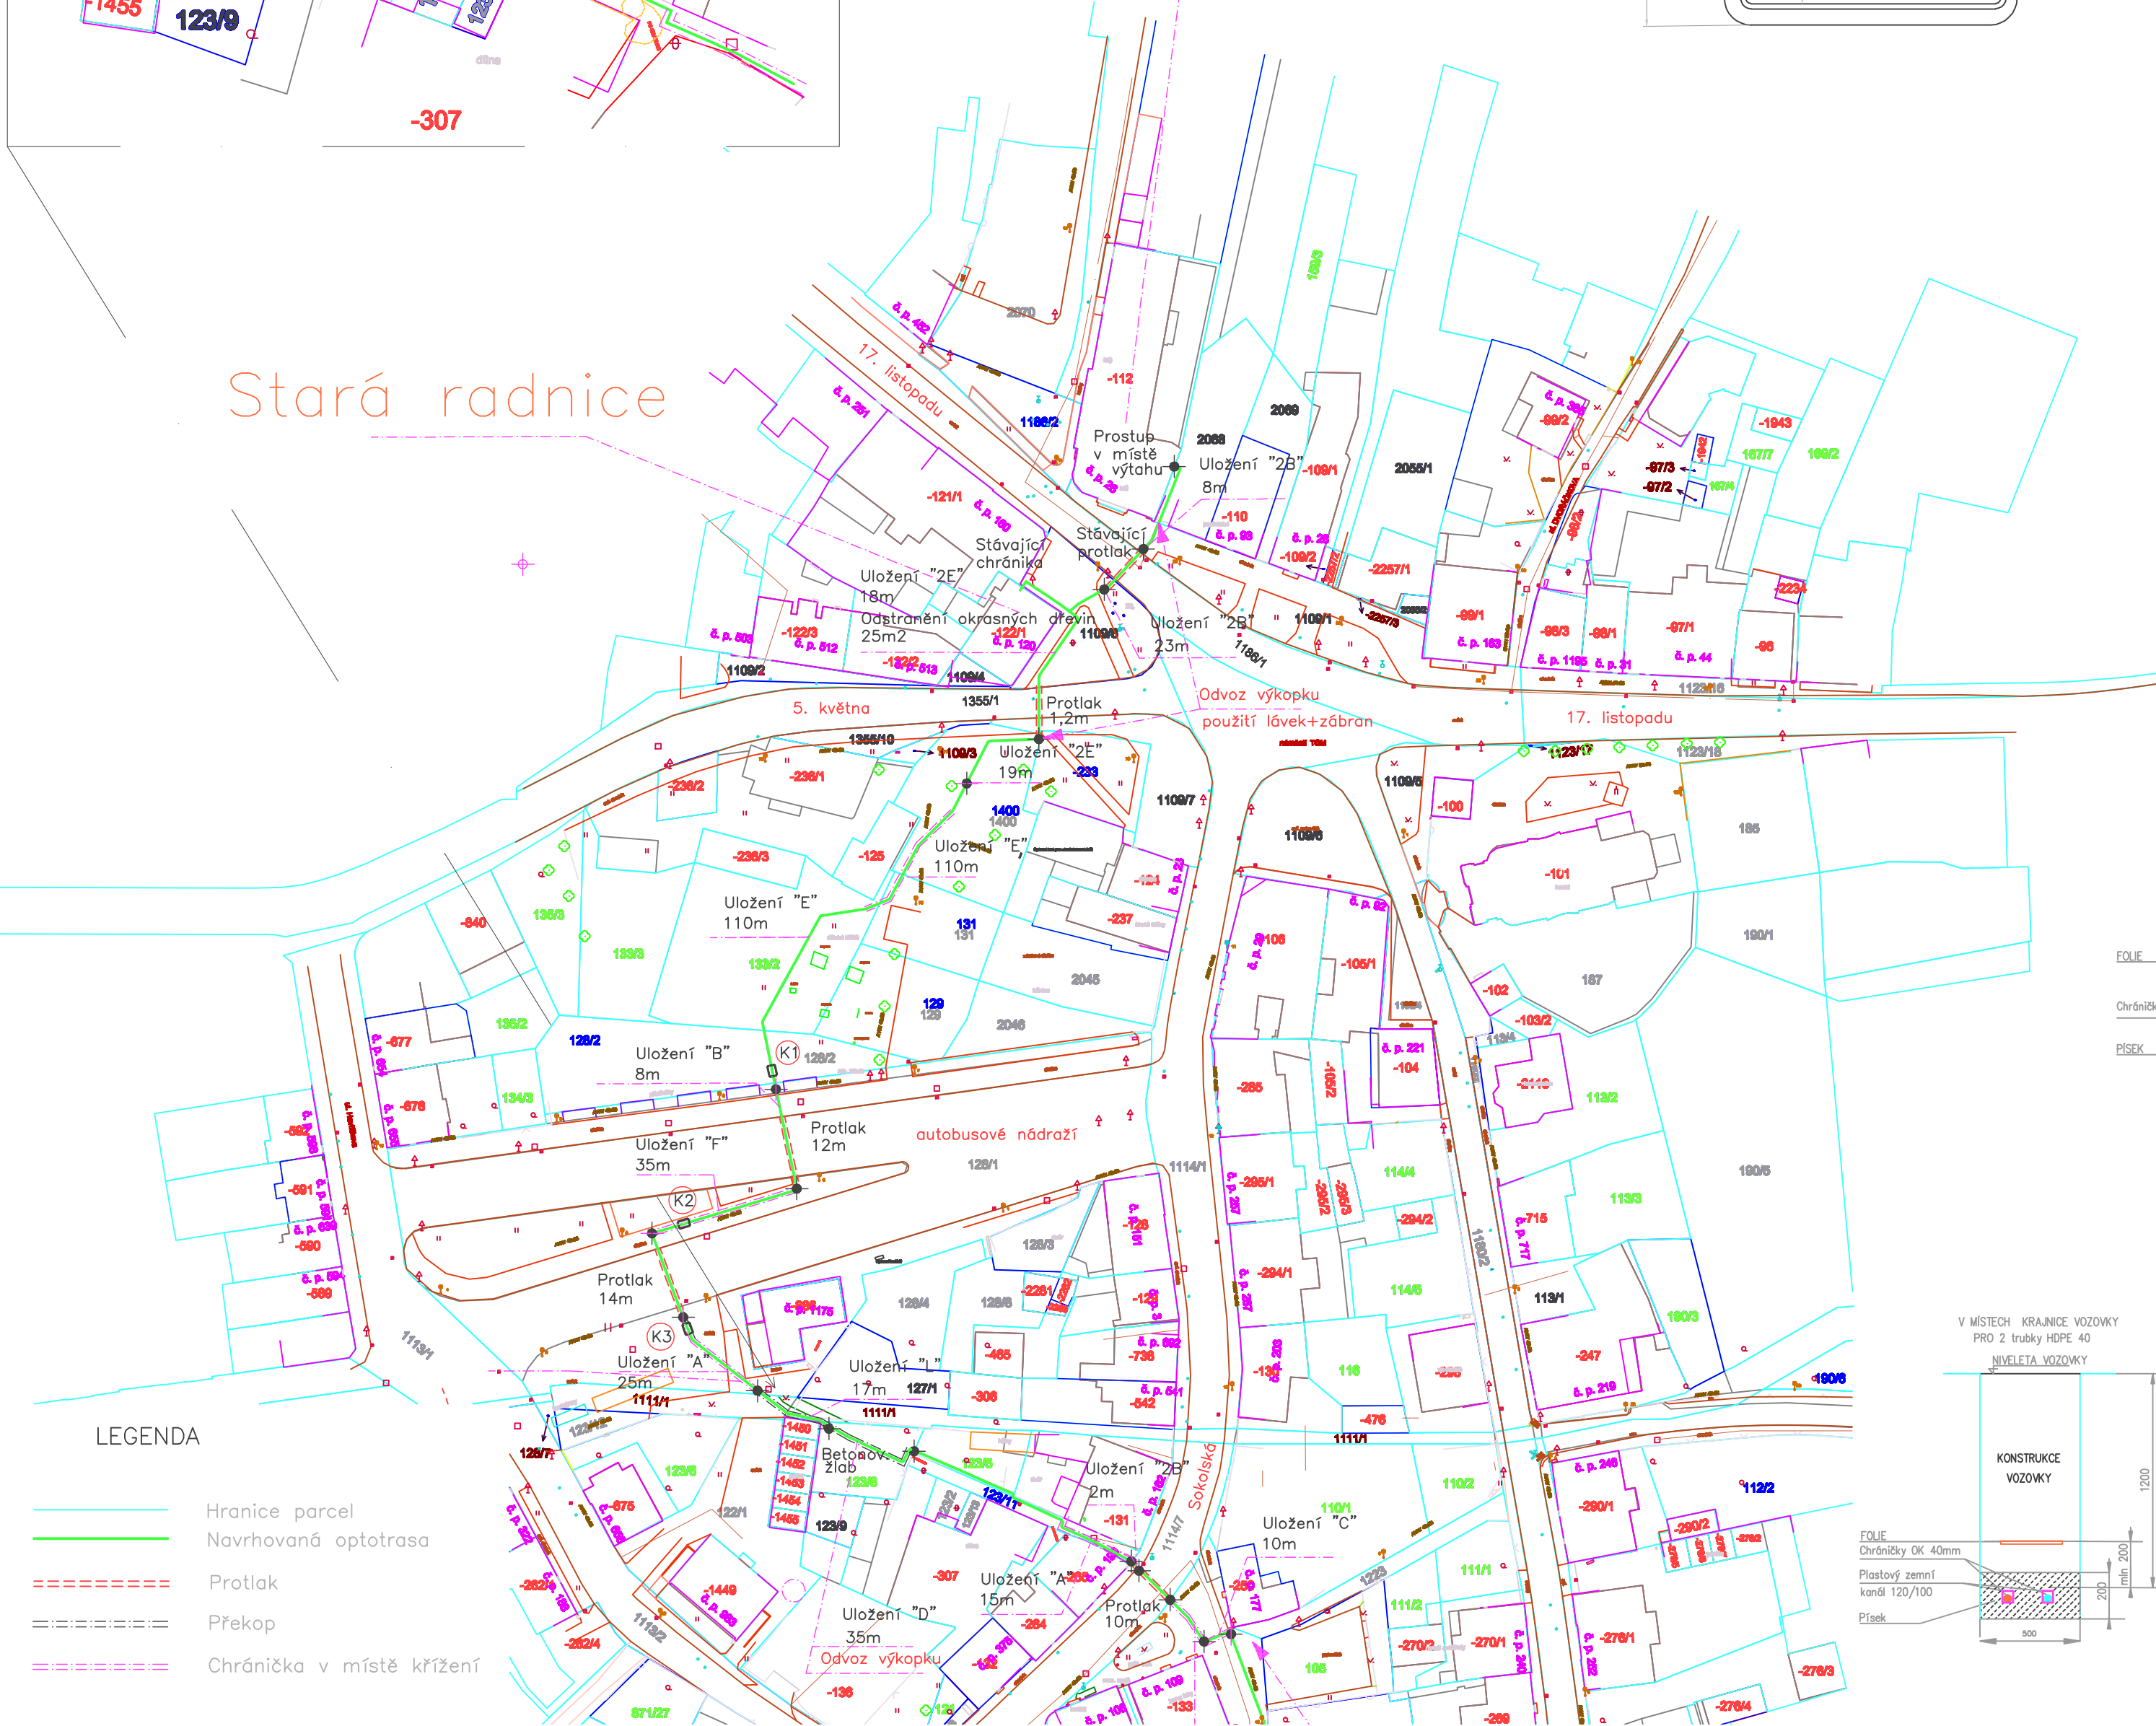

LEGENDA

- Hranice parcel
- Navrhovaná optotrasa
- Protlak
- Překop
- Chránička v místě křížení