


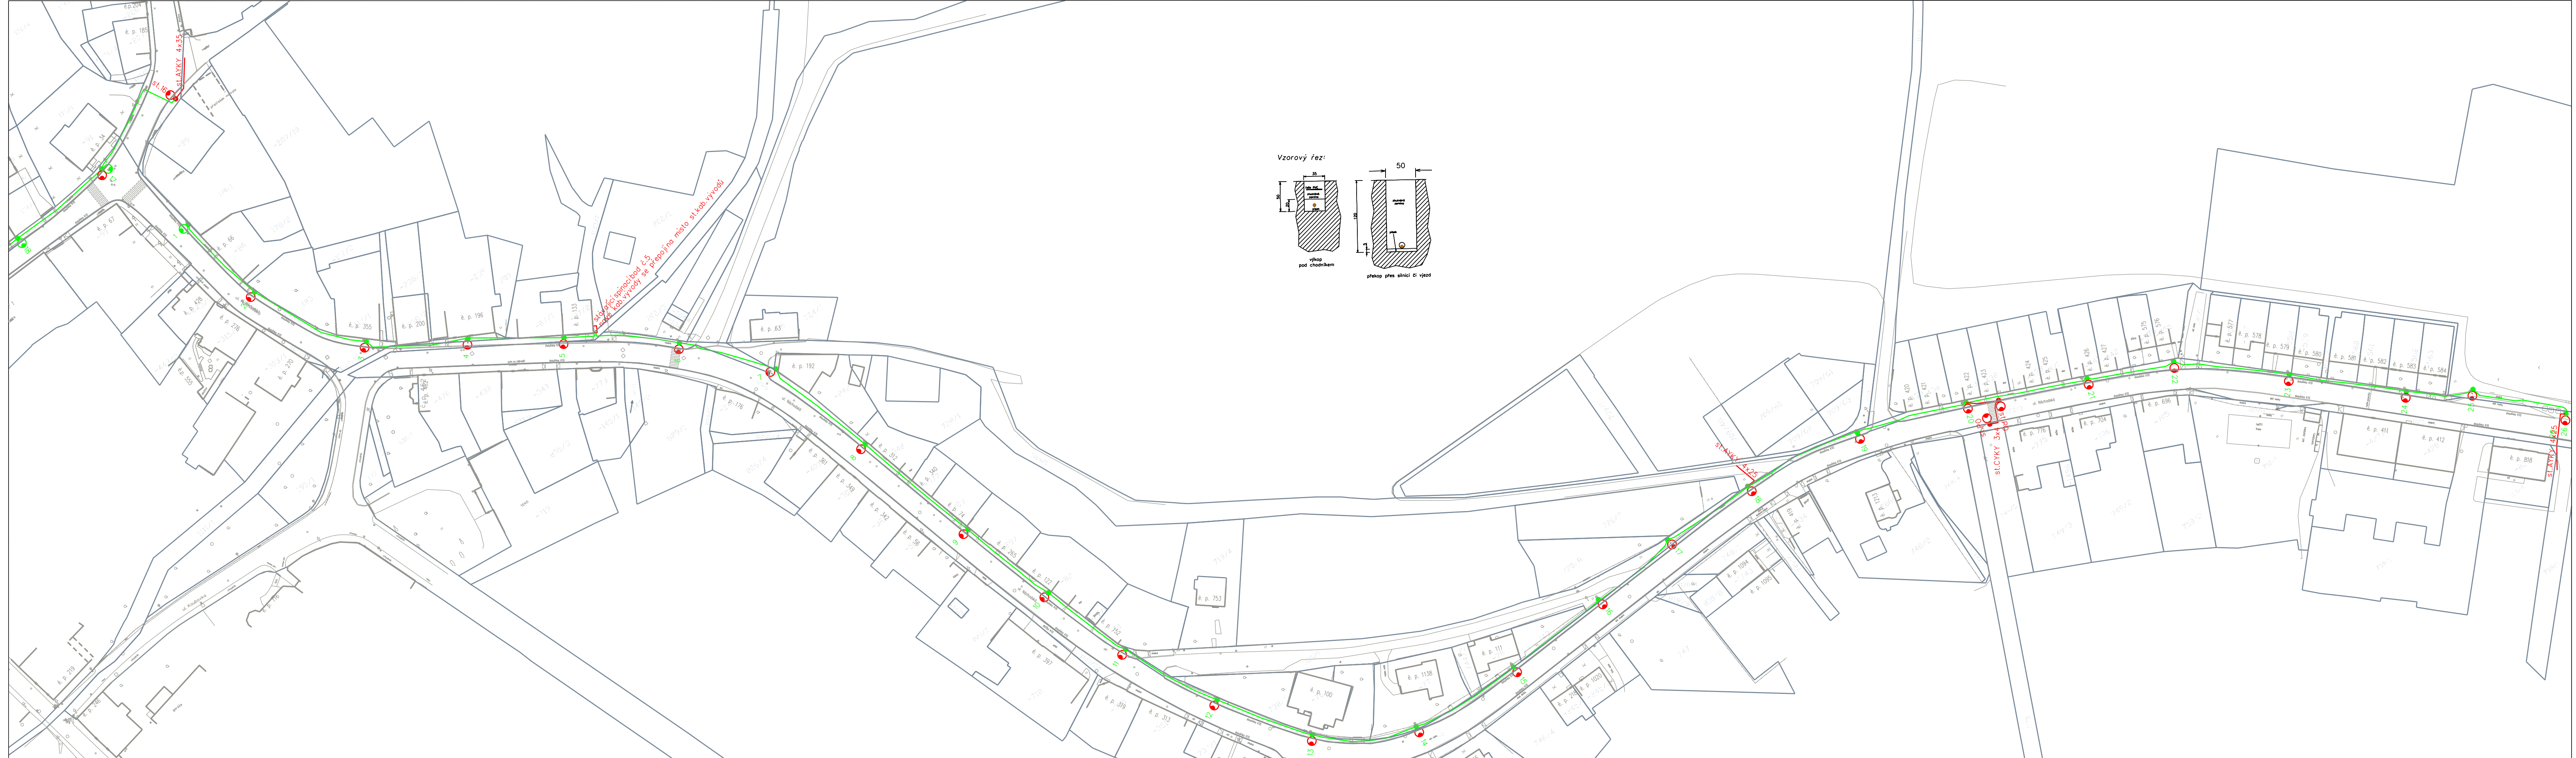


Legenda:

- nový CYKY 4x25 v chrániče 63mm
- st.kabely VO, typ dle výkresu
- st.stožár VO
- nový stožár VO
- st.svítlidlo
- nové svítidlo

V celé trase bude položen drát FeZn, který bude připojen na stožár.
Umístění stožárů je nutné konzultovat s městským technikem tel.:731449572.
Přesná trasa a koordinace s ostatními sítěmi není řešena v tomto SO,
je řešena v příslušném oddílu projektu řešeného území.

Vzdálenosti projektovaného kabelového vedení nn od ostatních podzemních sítí		
Dle ČSN 736005 Prostorové uspořádání sítí technického vybavení		
	Souběh [m] Křížení [m]	
Kabely 1kV	0,05	0,05
Veřejné osvětlení	0,05	0,05
Sdělovací kabely	0,30*	0,30*
Plynovod NTL	0,40	0,10**
Plynovod STL	0,60	0,10**
Vodovodní sítě a přípoje	0,40	0,40*
Stokové sítě a kanalizační přípoje	0,50	0,30

* Nechráněné, ** V ochranné trubce

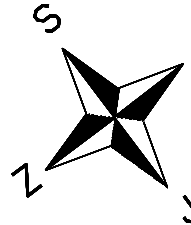

Objednatel:  MĚSTO ČERVENÝ KOSTELEČ NÁMĚSTÍ T.G.MAŠARYKA 120 549 41 ČERVENÝ KOSTELEČ TEL. 491 467 511 , IČ : 00272566		Rozřko, datum, podpis:			
Generální projektant:  MADOS MOSTY A DOPRAVNÍ STAVBY PROJEKCE DOPRAVNÍCH STAVEB A GEODETICKÉ PRÁCE LUPENICE 51, 517 41 KOSTELEČ NAD ORLÍCI TEL. 494 544 554 WWW.MADOSMT.CZ		Rozřko, datum, podpis:			
Kreslí: Jaroslav Kulíčka	Projektoval: Jaroslav Kulíčka	Vedoucí projektant: Ing. Jan Votrúbek	Autorizoval: Ing. Jiří Kotouč	 Energomontáže Votavská 120 www.energomontaze.cz	
Místo: Červený Kostelec		Investor: Ředitelství sil a dálnic ČR, Správa Pardubice			Oddělení: projekty
Název stavby: I/14 ČERVENÝ KOSTELEČ - UL. NÁCHODSKÁ CHODNÍKY + INŽENÝRSKÉ SÍTĚ					Datum : 4/2013
Č. stavby : SO 401 - VEŘEJNÉ OSVĚTLENÍ					Stupeň dok.: DOS
Č. archivní: Celková situace					Formát: 10xA4
Obsah výkresu:				Měřítko: 1:1000	Č. výkresu: F 2.1